



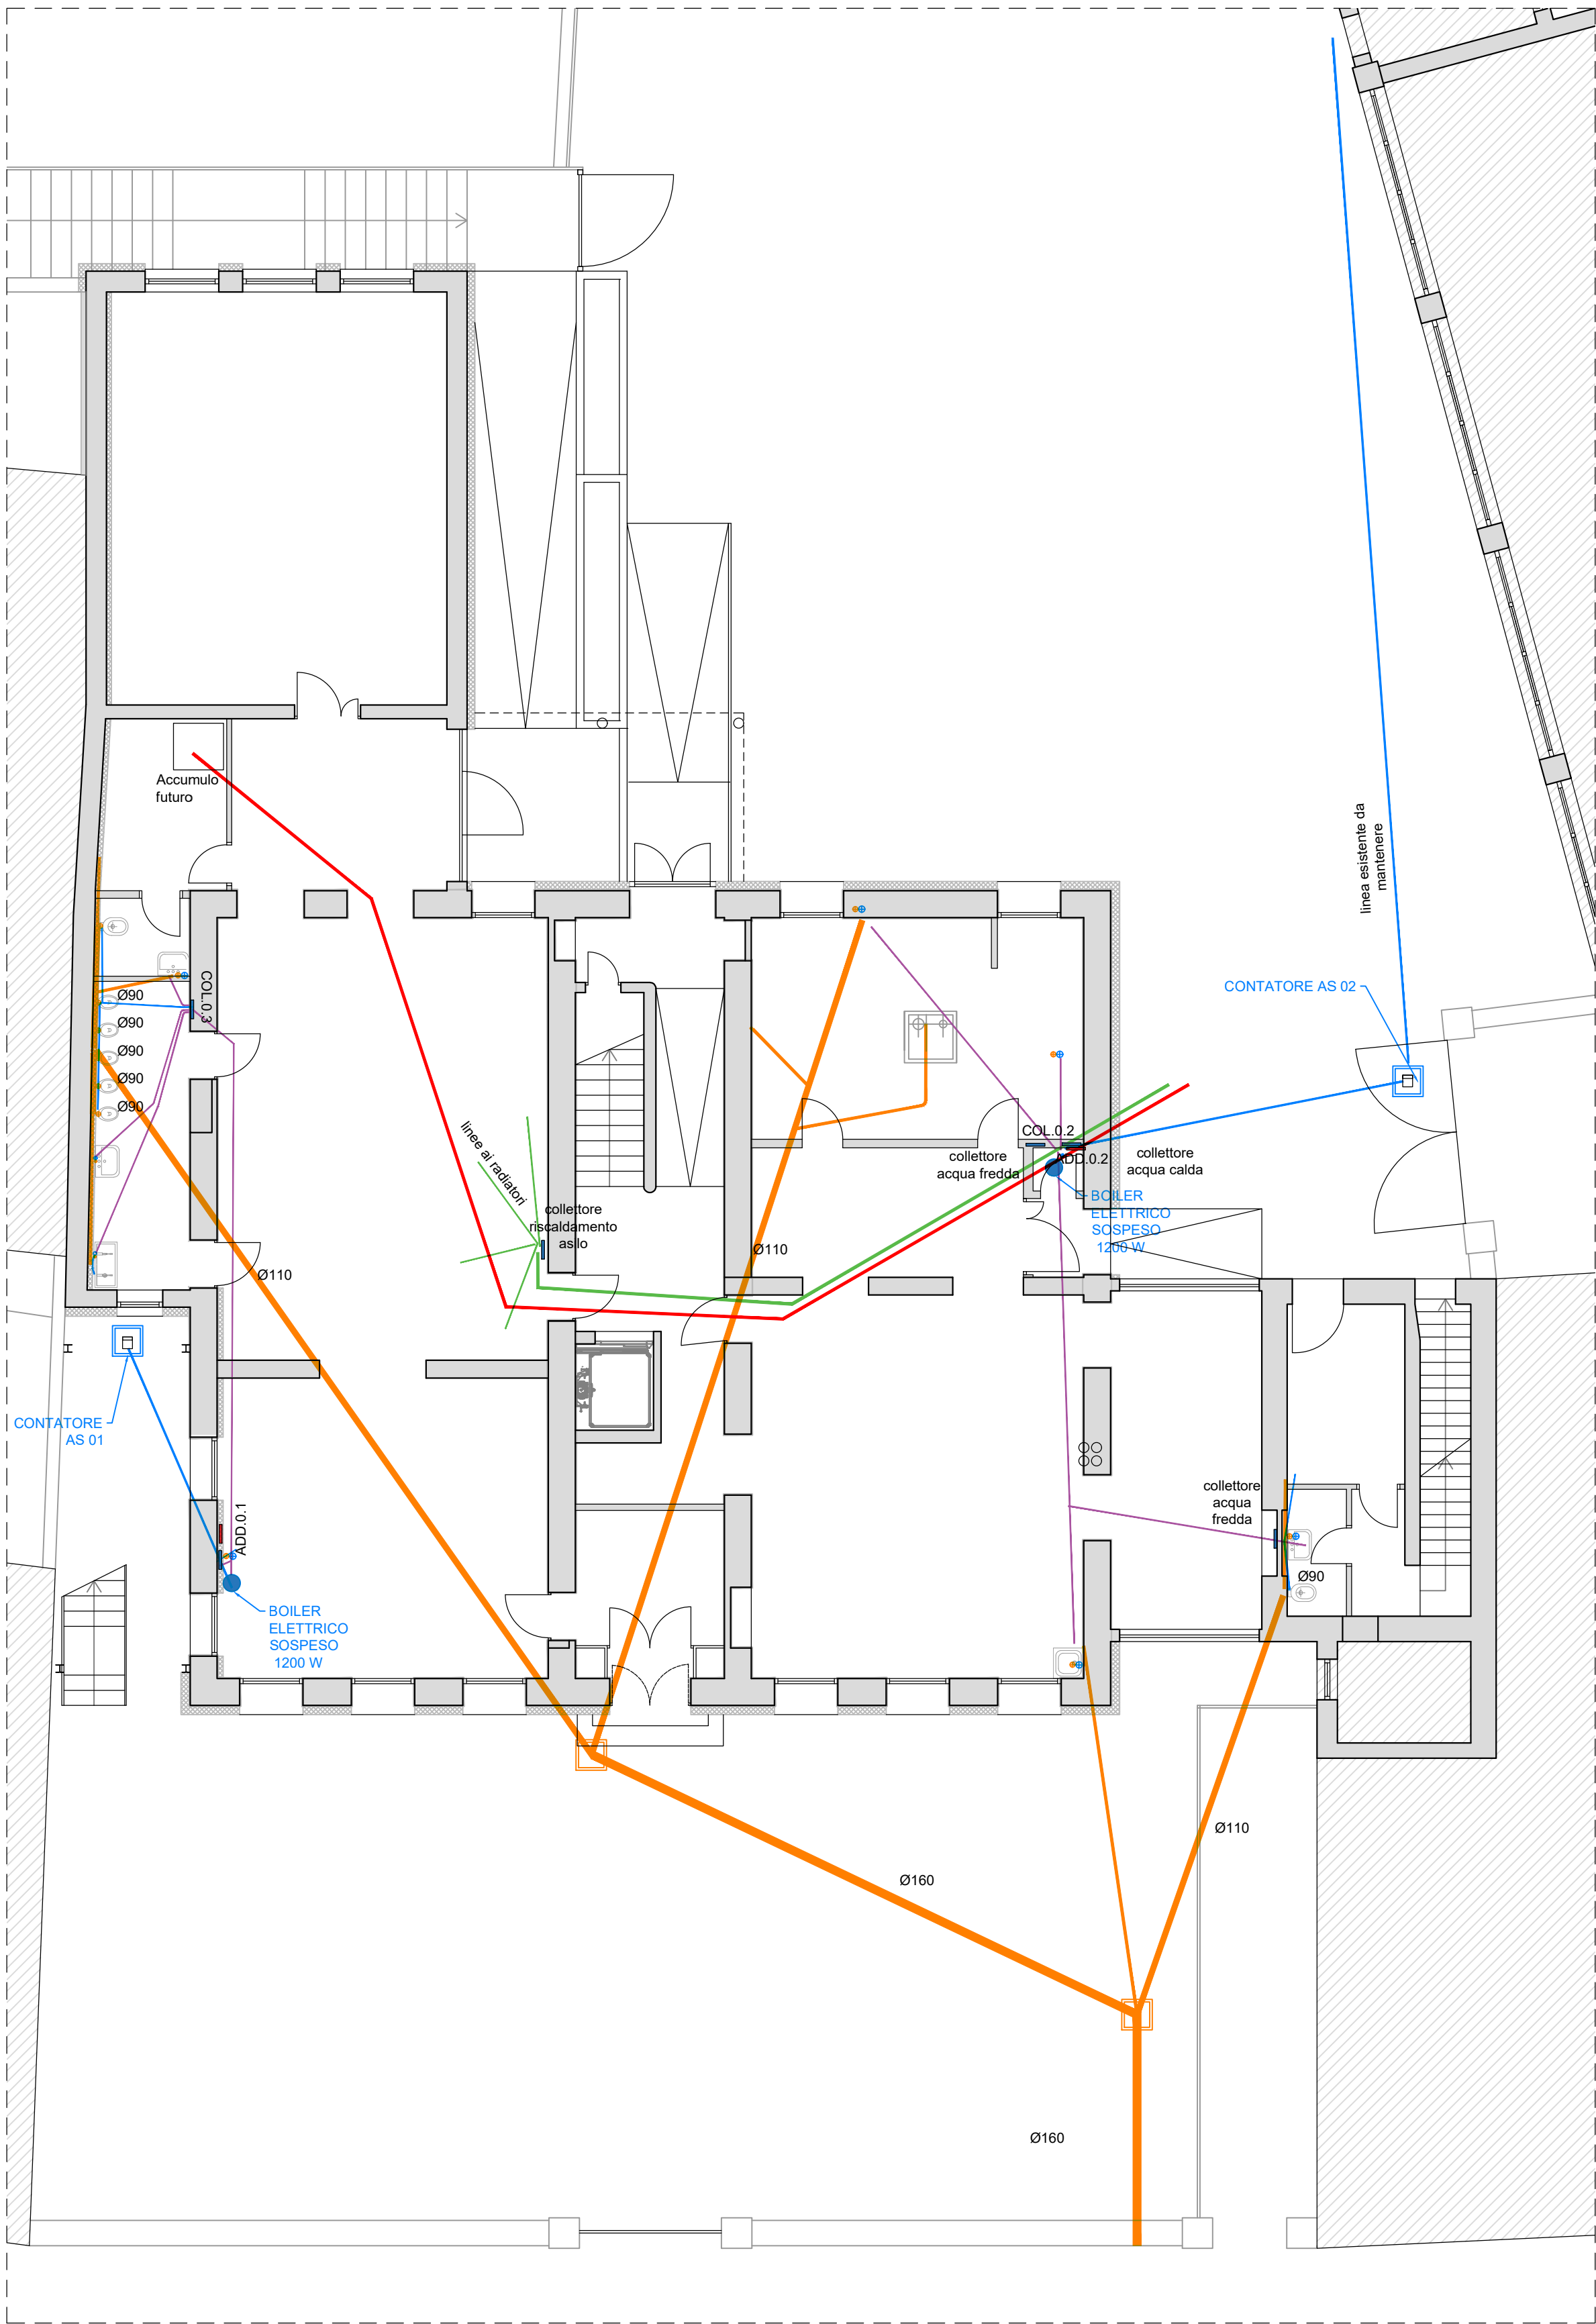


PIANTA PIANO TERRA
SCALA 1:100

LEGENDA

- | | |
|--|--|
| linea acqua fredda | contatore acqua |
| linea acqua fredda + acqua calda sanitaria | coppia di chiavi acqua |
| corrugato per linea riscaldamento termosifoni asilo nido | corrugato per predisposizione acs da pompa di calore |
| collettore semplice | scarichi acque nere |
| addolcitore | |

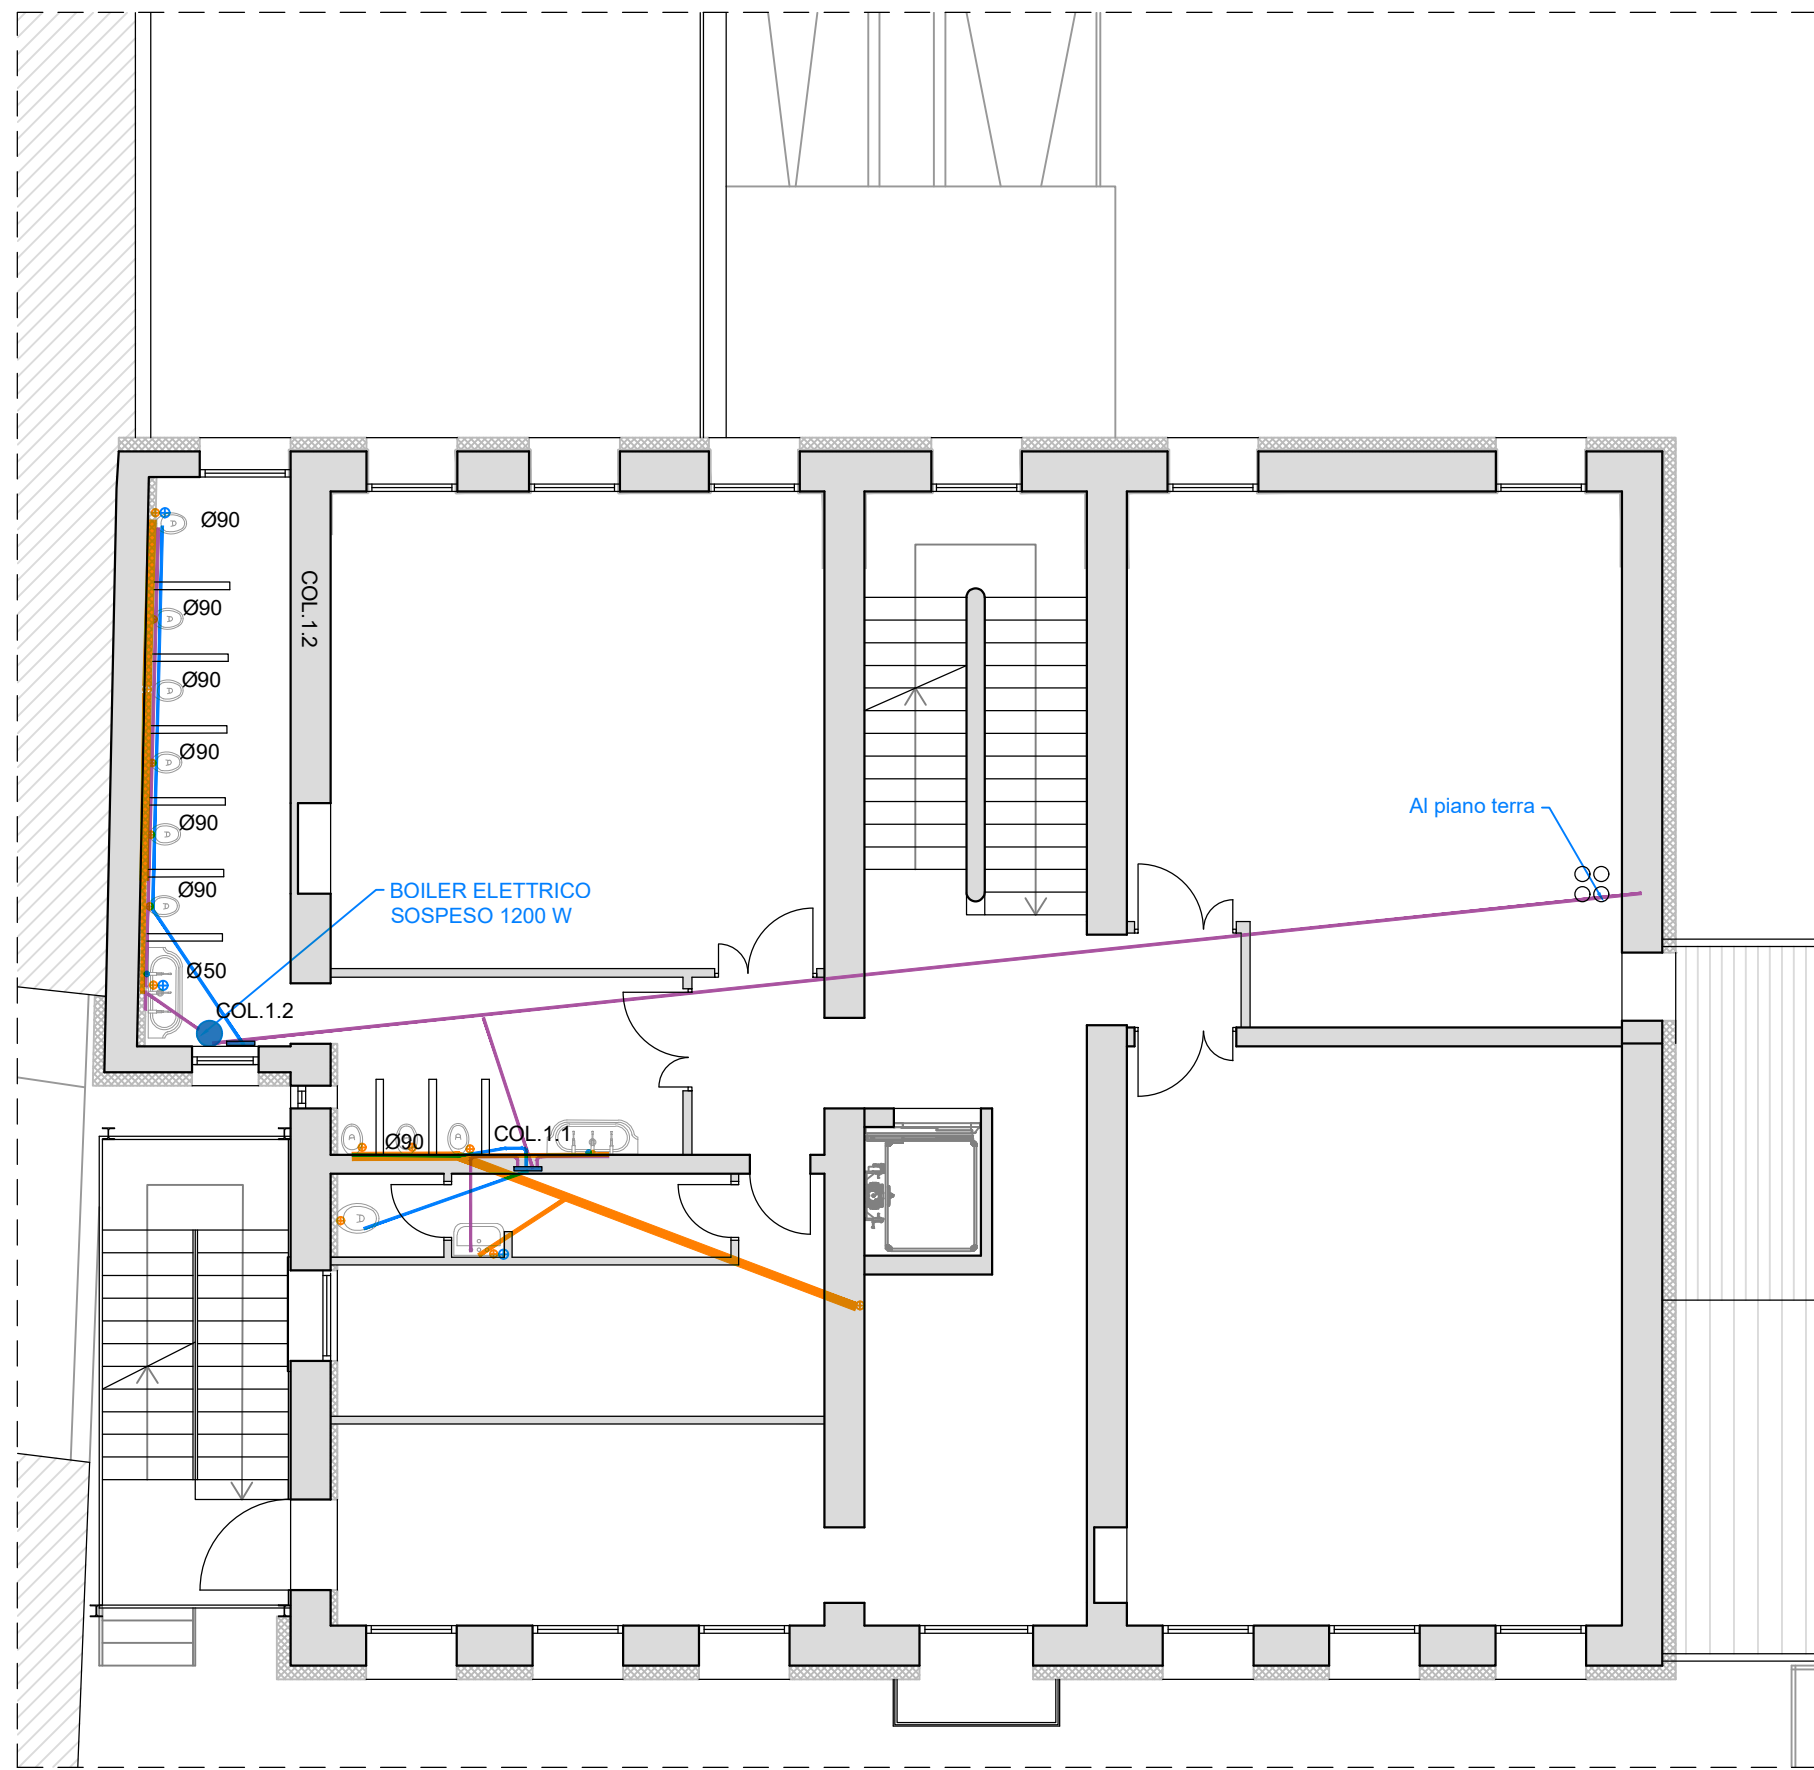

PIANTA PIANO PRIMO
SCALA 1:100

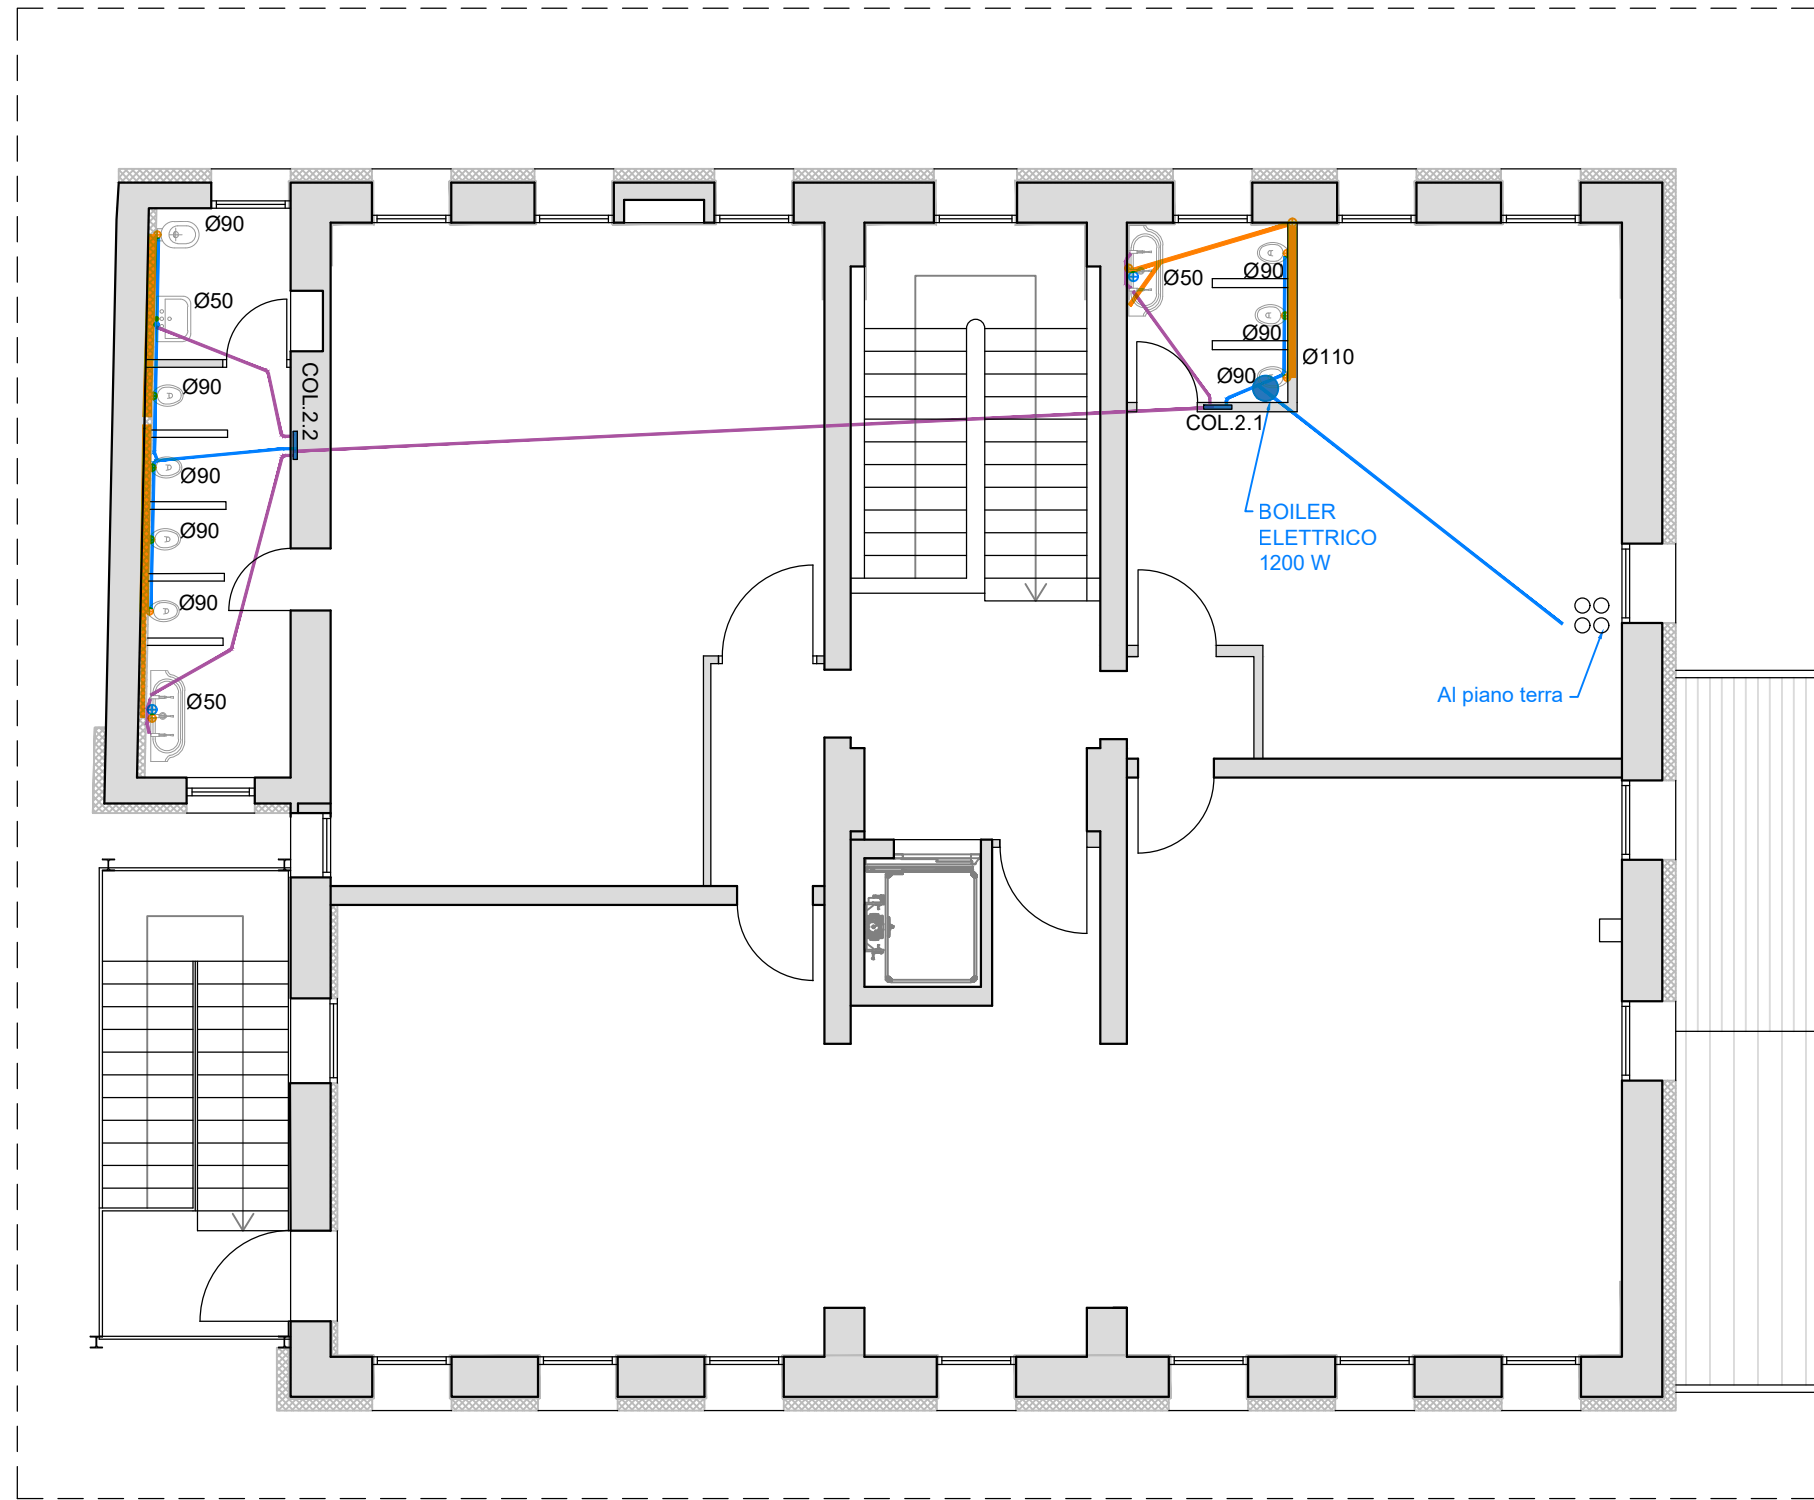

PIANTA PIANO SECONDO
SCALA 1:100



PROGETTO
DEFINITIVO - ESECUTIVO

ELABORATO GRAFICO
E.G. - 19

PROGETTO
IMPIANTO
TERMIDRALUICO
PIANTA PIANO TERRA
PIANTA PIANO PRIMO
PIANTA PIANO SECONDO

scala 1:100

DATA: 07.04.2023



COMUNE DI SAN VITO DI LEGUZZANO
PROVINCIA DI VICENZA

Riqualificazione funzionale e
messa in sicurezza della
Scuola dell'infanzia
sita in via Rigobello 19

PROGETTO E DD.LL.:
ING. MICHELE SCARSO
via Legione Antonini, 135/C
36100 Vicenza (VI)
Tel.- Fax. 0444.541869
e-mail: arkingen@libero.it



COMMITTENTE
COMUNE DI SAN VITO DI LEGUZZANO

RESPONSABILE UNICO PROCEDIMENTO
Geom. Massimo Neffari

